



IČ: 45149909  
DIČ: CZ45149909

Bankovní spojení:  
KB a.s., pob. Nymburk  
Č.ú.: 9190460227/0100  
e-mail: aznbk@az-elektrostav.cz  
www.az-elektrostav.cz

# AZ Elektrostav, a.s.

Bobnická 2020, 288 01 Nymburk

Společnost je registrována pod značkou B 1625 u Městského soudu v Praze



Obec Vodochody

Průběžná 50

250 69 Vodochody

Váš dopis značky / ze dne

Naše značka

Vyřizuje

Nymburk

75609

A.Urban  
e-mail: urban@az-elektrostav.cz

22.3.2023

Věc: Oznámení zahájení díla a vstupů na pozemky –, Vodochody, Hoštice E15 nový odběr“

Vážený vlastník/spoluvlastník,

ČEZ Distribuce, a.s. bude realizovat v obci Hoštice stavbu „Vodochody, Hoštice E15 nový odběr“. Termín realizace: březen (předpoklad zahájení 30.3.2023). Stavba spočívá ve výstavbě: výkopové a zemní práce pro nové kNN. V souvislosti s realizací nadepsané stavby Vás informujeme, že v nezbytném rozsahu zpracováváme Vaše osobní údaje. Podrobné informace můžete nalézt na adrese: <http://www.az-elektrostav.cz/download/OOU.pdf>. Dle údajů z Katastru nemovitostí Katastrálního úřadu pro Středočeský kraj, Katastrální pracoviště Praha - východ, jste vlastníkem/spoluvlastníkem pozemku/nemovitosti, který/á bude touto stavbou dotčen/a

Katastrální číslo KN (PK)	498, 509, 73		
Katastrální území	Hoštice u Vodochod	LV	10001

Tímto Vám oznamujeme, v souladu s ustanovením zákona č. 458/2000Sb., v platném znění vstupy na pozemky ve Vašem vlastnictví/spoluvlastnictví a zásah do Vaší nemovitosti. Stavba bude realizována dle schválené projektové dokumentace a dle § 96 odst. 4 stavebního zákona – územní souhlas č.j.: 5681/2022 vyd. Stú Klecany dne 2.6.2022. Zhotovitelem stavby (na základě plné moci a smlouvy o dílo) bude AZ Elektrostav, a.s., Bobnická 2020, 288 01 Nymburk.

Případné škody, prokazatelně vzniklé naší činností, budou vyrovnány po vzájemné dohodě.

V případě, že budete vyžadovat bližší informace, obraťte se prosím Vás na zástupce zhotovitele – Pavel Fencel, tel.: 606 095 067, e-mail: fencel@az-elektrostav.cz.


S pozdravem

Antonín Urban  
pracovník přípravy staveb  
AZ Elektrostav, a.s.

Příloha: 1x situace příslušné části stavby

**AZ Elektrostav, a.s.**  
Bobnická ul. 2020, 288 01 Nymburk  
IČ: 45149909 DIČ: CZ45149909  
účet: KB 9190460227/0100


AZ Elektrostav – stavby elektrických vedení, trafostanic a veř. osvětlení od A až do Z.  
Poradenství – projekce – obstarávatelství a obchod – výstavba – opravy – údržba – revize

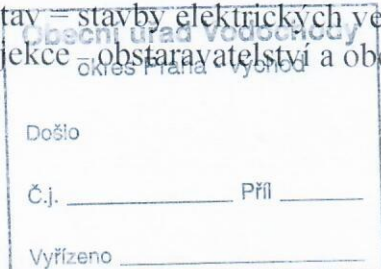




1 02 / 46

K. u. Hostice v Vodochodou

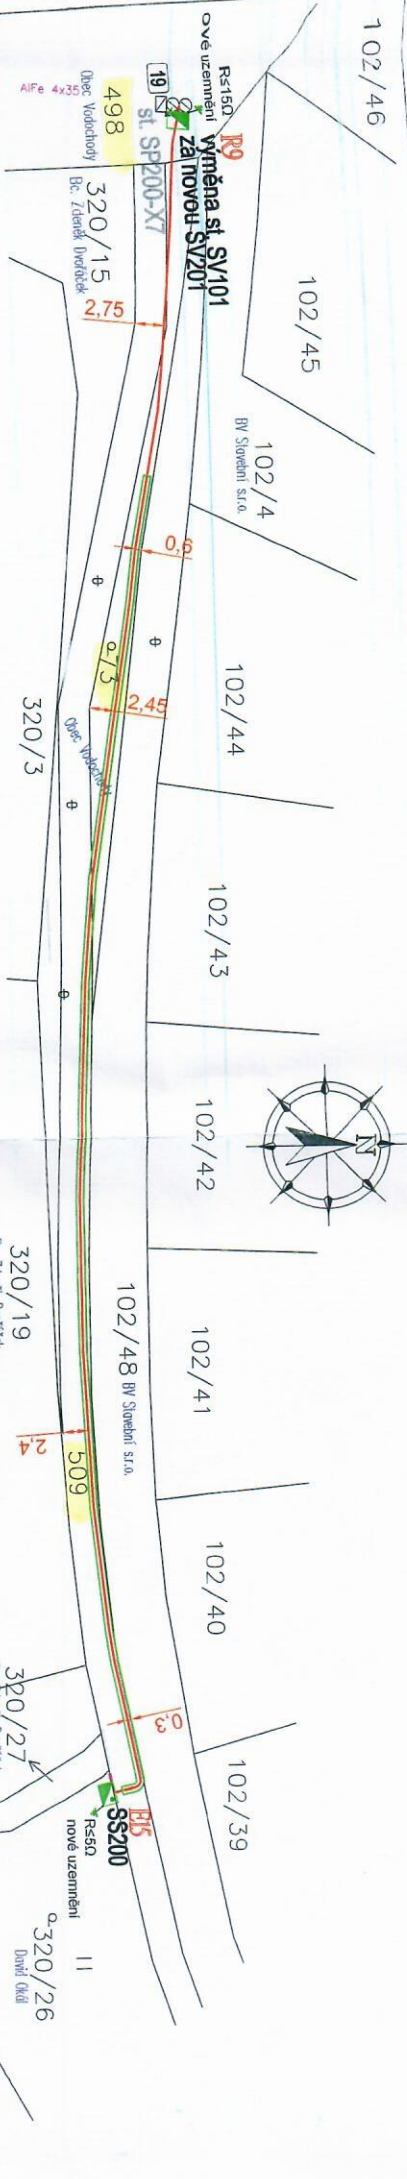

### PROFIL KABELOVÉ DRÁŽKY M 1:20

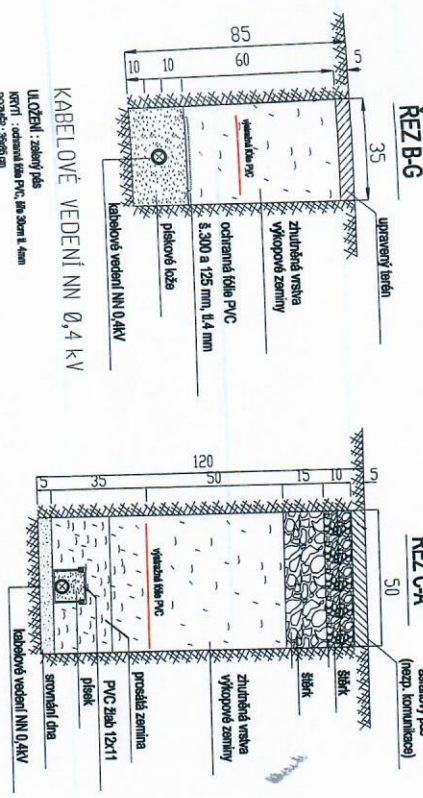

KABELOVÉ VEDENÍ NN 0,4 kV

ULOŽENÍ: zvláštní pás  
KVTI: ochranná fólie PVC, tl. 300 a 125 mm  
ROZDĚL: srovnání dna

KABELOVÉ VEDENÍ NN 0,4 kV

ULOŽENÍ: asfaltový pás  
KVTI: PVC žlab 12x11  
ROZDĚL: srovnání dna

### LEGENDA:

- stávající venkovní vedení NN 0,4 kV - AIFe
- stávající kabelové vedení NN 0,4 kV
- kommunikace
- plněly, vjezdů
- porcelán hraniče
- výškopis
- vjezdů
- stávající jístičí a rozpojovací (přípojkové) skřín
- stávající dvojité betonový sloup
- projekované kabelové vedení NN 0,4 kV - AKKY 3x120+70
- projekovaný kabelový žlab PVC 12x11
- projekované jístičí a rozpojovací (přípojkové) skřín
- projekovaný jístičí a rozpojovací (přípojkový) pilř

**POZNÁMKA: V MÍSTNÍ KOMUNIKACI BUDE NOVÉ KABELOVÉ VEDENÍ NN ULOŽENO V CHRÁNIČE A ZASYPÁNO PÍSK**

### POZNÁMKA:

1. PROUDOVÁ SOUSTAVA NN : 3x230/400 V 3+PEN-50 Hz TN-C
2. OCHRANA PŘED NEBEZPEČNÝM DOTYKEM DLE PNE 33 0000-1 NN-SAMOČINNÝM ODPJENÍM OD ZDROJE
3. PROSTŘEDÍ DLE ČSN 33 2000 - 3 - ABB, AF2
4. ODPOR UZEMNĚNÍ DLE PNE 33 0000-1 UZLU ZDROJE ≤ 5Ω
5. ČSN KNV99 PŘI PRÁNÍ UŽITÍMÁNÍ VODNÍKA PRUJ. PRUHLAŽE. I(If)G+V(F)PNI ≤ 70

		Příspěvková 1895 263 01 Hoštice tel. : 316 620 987		E-mail : <a href="mailto:regna@energou.cz">regna@energou.cz</a> <a href="http://www.energou.cz">http://www.energou.cz</a>	
Okras: Praha-východ		Stavební úřad: Kasejany		Číslo stavby ČEZ a.s. : IV-12-6027732	
Služba: VODOCHODY, HOŠTICE E15 nový odběr		Výkres č.: 02		Katastrální situace výkres	
Objednatel: ČEZ Distribuce, a.s. Tepická 6748 405 02 Dětich IV - Podmokly		IČ: 24729035 DIČ: CZ24729035		www.cez.cz E-mail: <a href="mailto:cez@cez.cz">cez@cez.cz</a>	
Měřítko: 1:500		Datum: 27. ledna 2021		Stupeň: <b>PROJEKT STAVBY</b>	
Výpracoval: Ing. Roman Štěr		Zodp. projektant: Ing. Roman Štěr		Kontroloval: Pařík Kadeřák	
Jedlání: Pařík Kadeřák		Zašlata číslo: P-20-1		IČ: 2627382 DIČ: CZ2627382	

